


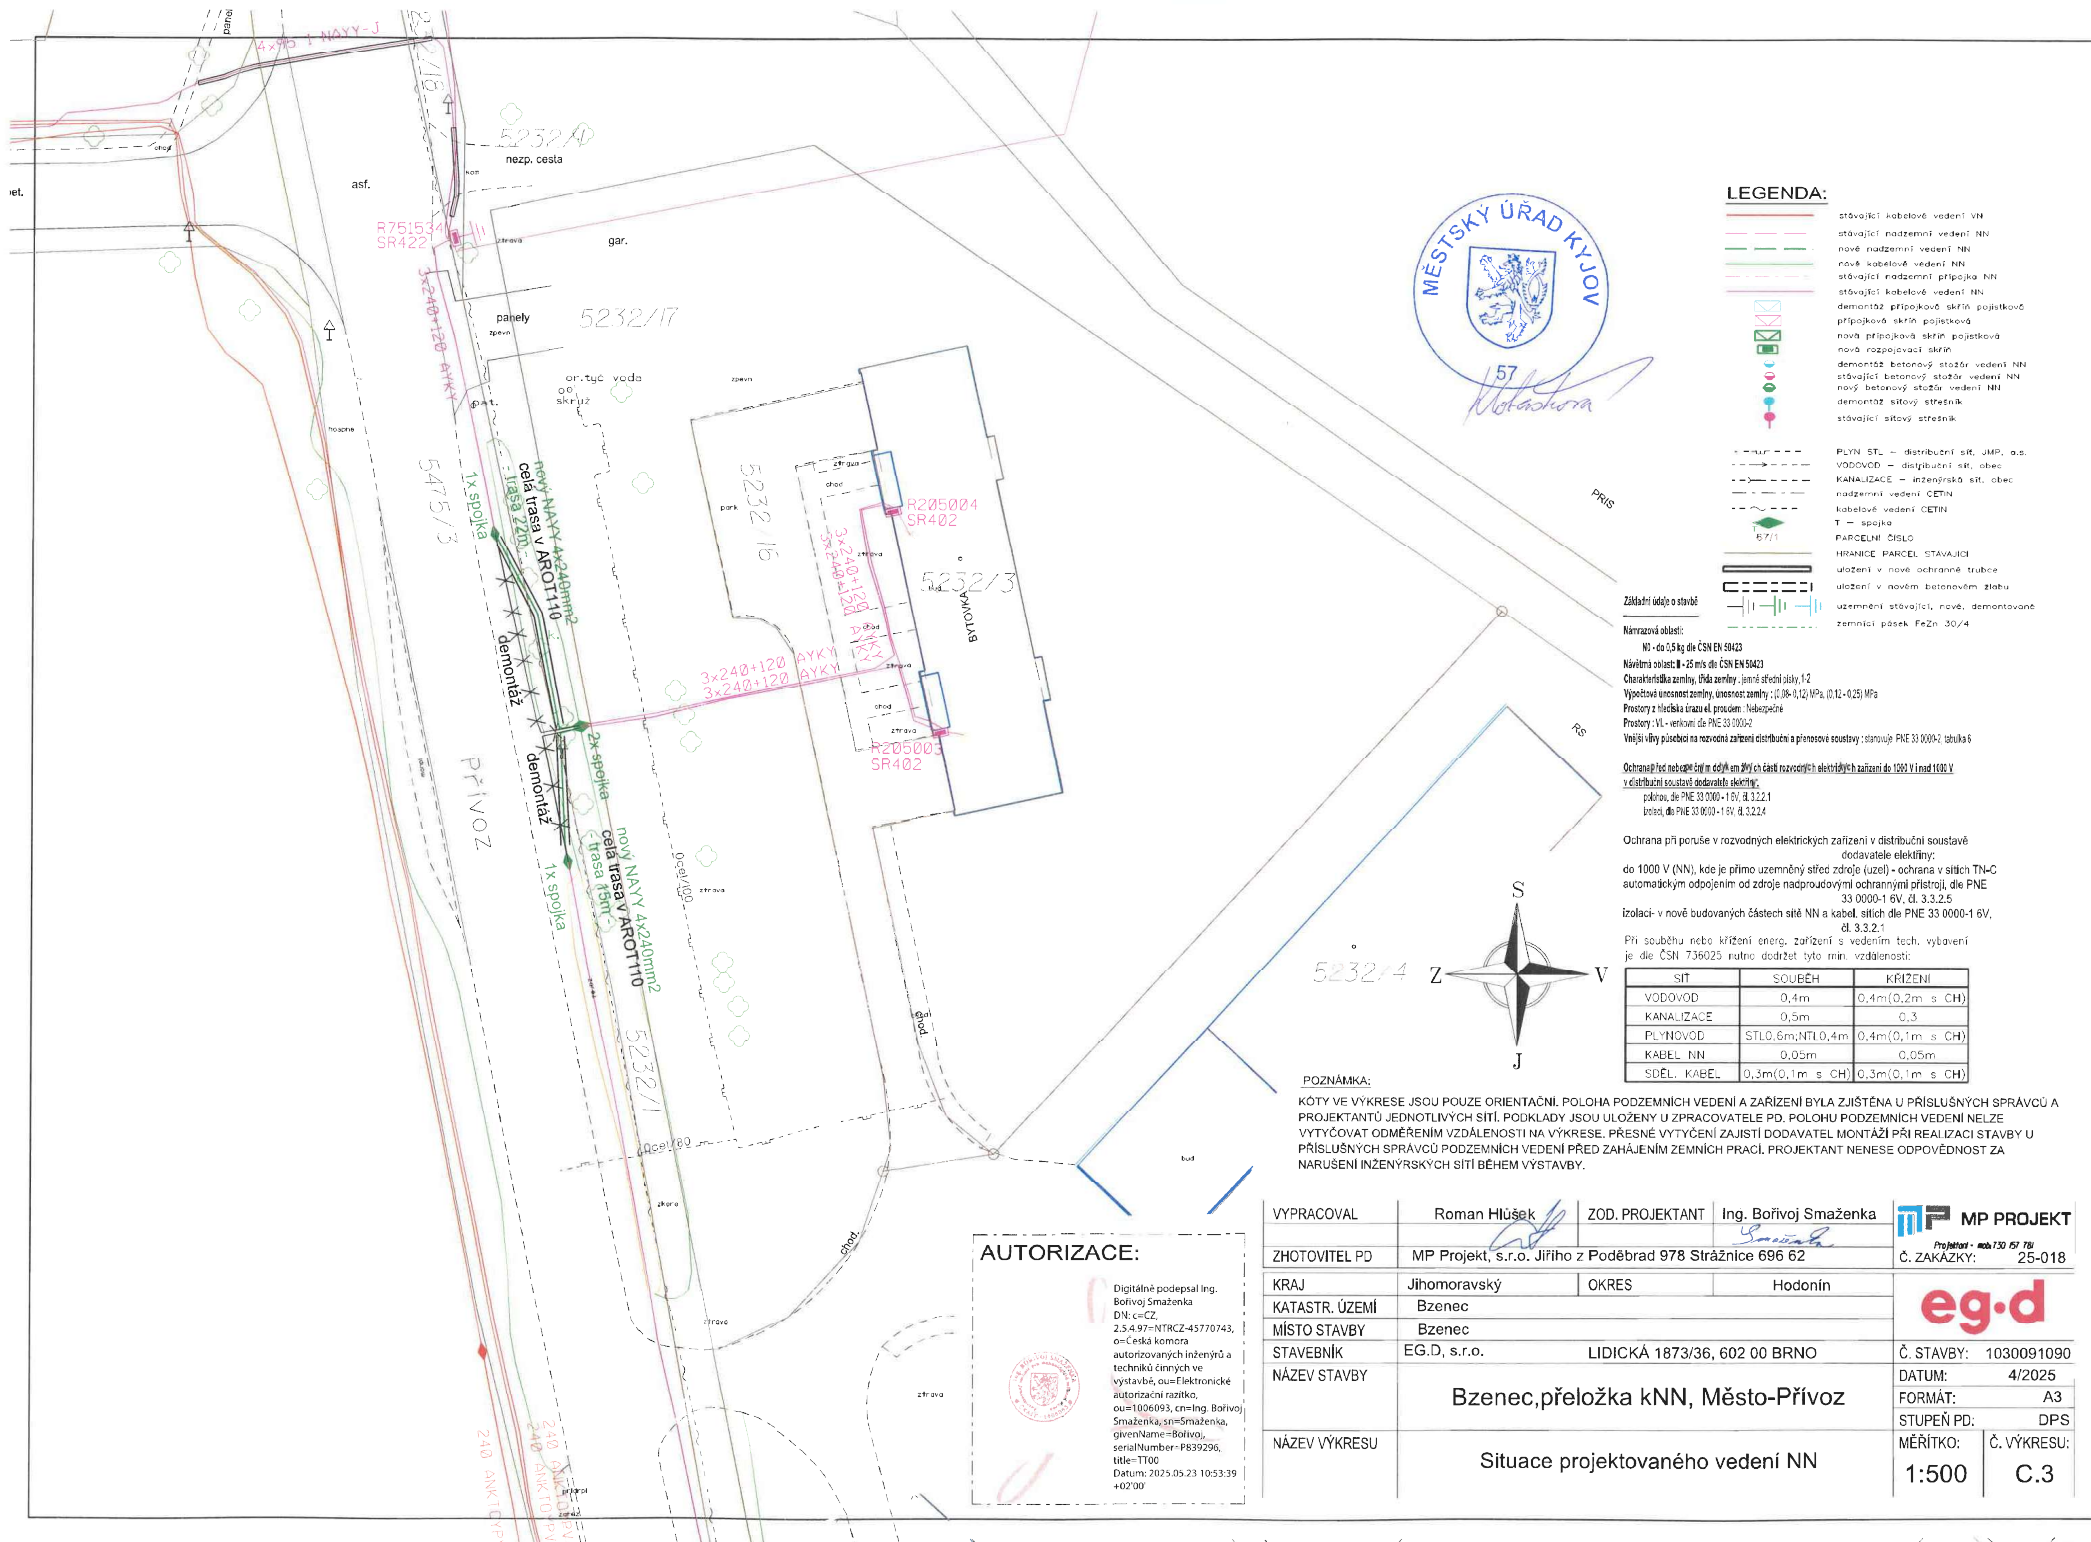

LEGENDA:

- stávající kabelové vedení VN
- stávající nadzemní vedení NN
- nové nadzemní vedení NN
- nové kabelové vedení NN
- stávající nadzemní přípojka NN
- stávající kabelové vedení NN
- demontáž přípojkové skříní pojiskové
- přípojková skříní pojiskové
- nová přípojková skříní pojiskové
- nová rozpojovací skřín
- demontáž betonový stožár vedení NN
- stávající betonový stožár vedení NN
- nový betonový stožár vedení NN
- demontáž stílový střešní
- stávající stílový střešní

- PLYN ST. = distribuční síť, JUMP, a.s.
- VODOVOD = distribuční síť, obec
- KANALIZACE = inženýrská síť, obec
- radialní vedení CETN
- kabelové vedení CETN
- T = spojení
- PARCELNÍ ČÍSLO
- HRANICE PARCEL STAVAJÍCÍ
- úložiště v nové ochranné trubce
- úložiště v novém betonovém žlebu
- uzemnění stávající, nové, demontované
- zemní pásek FeZn 30/4

Základní údaje o stavbě

Návrhová oblast:
NI - do 0,5 kg dle ČSN EN 50423
Návrhová oblast II - 25 m dle ČSN EN 50423
Charakteristika zeminy, třída zeminy, jmenovitý tlak, f, f₂
Výpočetová unesnost zeminy, unesnost zeminy: f (0,08-0,12 MPa, (0,12-0,25) MPa
Prostory z hlediska úrazu el. proudem: Nebezpečné
Prostory: VL - venkovní dle PNE 33 000-2
Vnější vlivy působící na rozvodné zařízení distribuční a přenosové soustavy: stanovuje PNE 33 000-2 tabulka 6

Ochrana při poruše v rozvodných elektrických zařízeních v distribuční soustavě
v distribuční soustavě dodavatele elektriny:
podrobně dle PNE 33 000-1 6V, dle 3.3.2.1
podrobně dle PNE 33 000-1 10V, dle 3.3.2.2

Ochrana při poruše v rozvodných elektrických zařízeních v distribuční soustavě
dodavatele elektriny:
do 1000 V (NN), kde je přímo uzemněný zdroj (uzel) - ochrana v síťích TN-C
automatickým odpojením od zdroje nadproudovými ochrannými přístroji, dle PNE
33 000-1 6V, dle 3.3.2.5
izolací v nově budovaných částech sítě NN a kabel. sítích dle PNE 33 000-1 6V,
dle 3.3.2.1

Při souběhu nebo křížení energ. zařízení s vedením tech. vybavení
je dle ČSN 736025 nutné dodržet tyto min. vzdálenosti:

SÍŤ	SOUBĚH	KRÍŽENÍ
VODOVOD	0,4m	0,4m (0,2m s CH)
KANALIZACE	0,5m	0,3
PLYNOVOD	STL0,6m; NTL0,4m	0,4m (0,1m s CH)
KABEL NN	0,05m	0,05m
SDEK. KABEL	0,3m (0,1m s CH)	0,3m (0,1m s CH)

POZNÁMKA:

KÓTY VE VÝKRESE JSOU POUZE ORIENTAČNÍ. POLOHA PODZEMNÍCH VEDENÍ A ZAŘÍZENÍ BYLA ZJIŠTĚNA U PŘÍSLUŠNÝCH SPRÁVCŮ A PROJEKTANTŮ JEDNOTLIVÝCH SÍTÍ. PODKLADY JSOU ULOŽENY U ZPRACOVATELE PD. POLOHU PODZEMNÍCH VEDENÍ NELZE VYTÝČOVAT ODMĚŘENÍM VZDÁLENOSTI NA VÝKRESE. PŘESNÉ VYTÝČENÍ ZAJISTÍ DODAVATEL MONTÁŽI PŘI REALIZACI STAVBY U PŘÍSLUŠNÝCH SPRÁVCŮ PODZEMNÍCH VEDENÍ PŘED ZAHÁJENÍM ZEMNÍCH PRACÍ. PROJEKTANT NENESE ODPOVĚDNOST ZA NARUŠENÍ INŽENÝRSKÝCH SÍTÍ BĚHEM VÝSTAVBY.

AUTORIZACE:

Digitálně podepsal Ing.
Bořivoj Smaženka
DN: c=ČZ,
2.5.4.97=NTRCZ-45770743,
o=Česká komora
autorizovaných inženýrů a
techniků činných ve
výstavbě, ou=Elektronické
autorizační razítko,
ou=1006093, cn=Ing. Bořivoj
Smaženka, sn=Smaženka,
givenName=Bořivoj,
serialNumber=P839296,
title=T100
Datum: 2025.03.23 10:53:39
+02'00'

VYPRACOVAL	Roman Hlúšek	ZOD. PROJEKTANT	Ing. Bořivoj Smaženka	MP PROJEKT
ZHOTOVITEL PD	MP Projekt, s.r.o. Jířího z Poděbrad 978 Strážnice 696 62			Projekční - mobil 730 61 761 Č. ZAKÁZKY: 25-018
KRAJ	Jihomoravský	OKRES	Hodonín	eg.d
KATASTR. ÚZEMÍ	Bzenec			
MÍSTO STAVBY	Bzenec			
STAVEBNÍK	EG.D, s.r.o.	LIDICKÁ 1873/36, 602 00 BRNO		Č. STAVBY: 1030091090
NÁZEV STAVBY	Bzenec, přeložka kNN, Město-Přivoz			DATUM: 4/2025
NÁZEV VÝKRESU	Situace projektovaného vedení NN			FORMÁT: A3
				STUPĚN PD: DPS
				MĚŘÍTKO: 1:500
				Č. VÝKRESU: C.3